


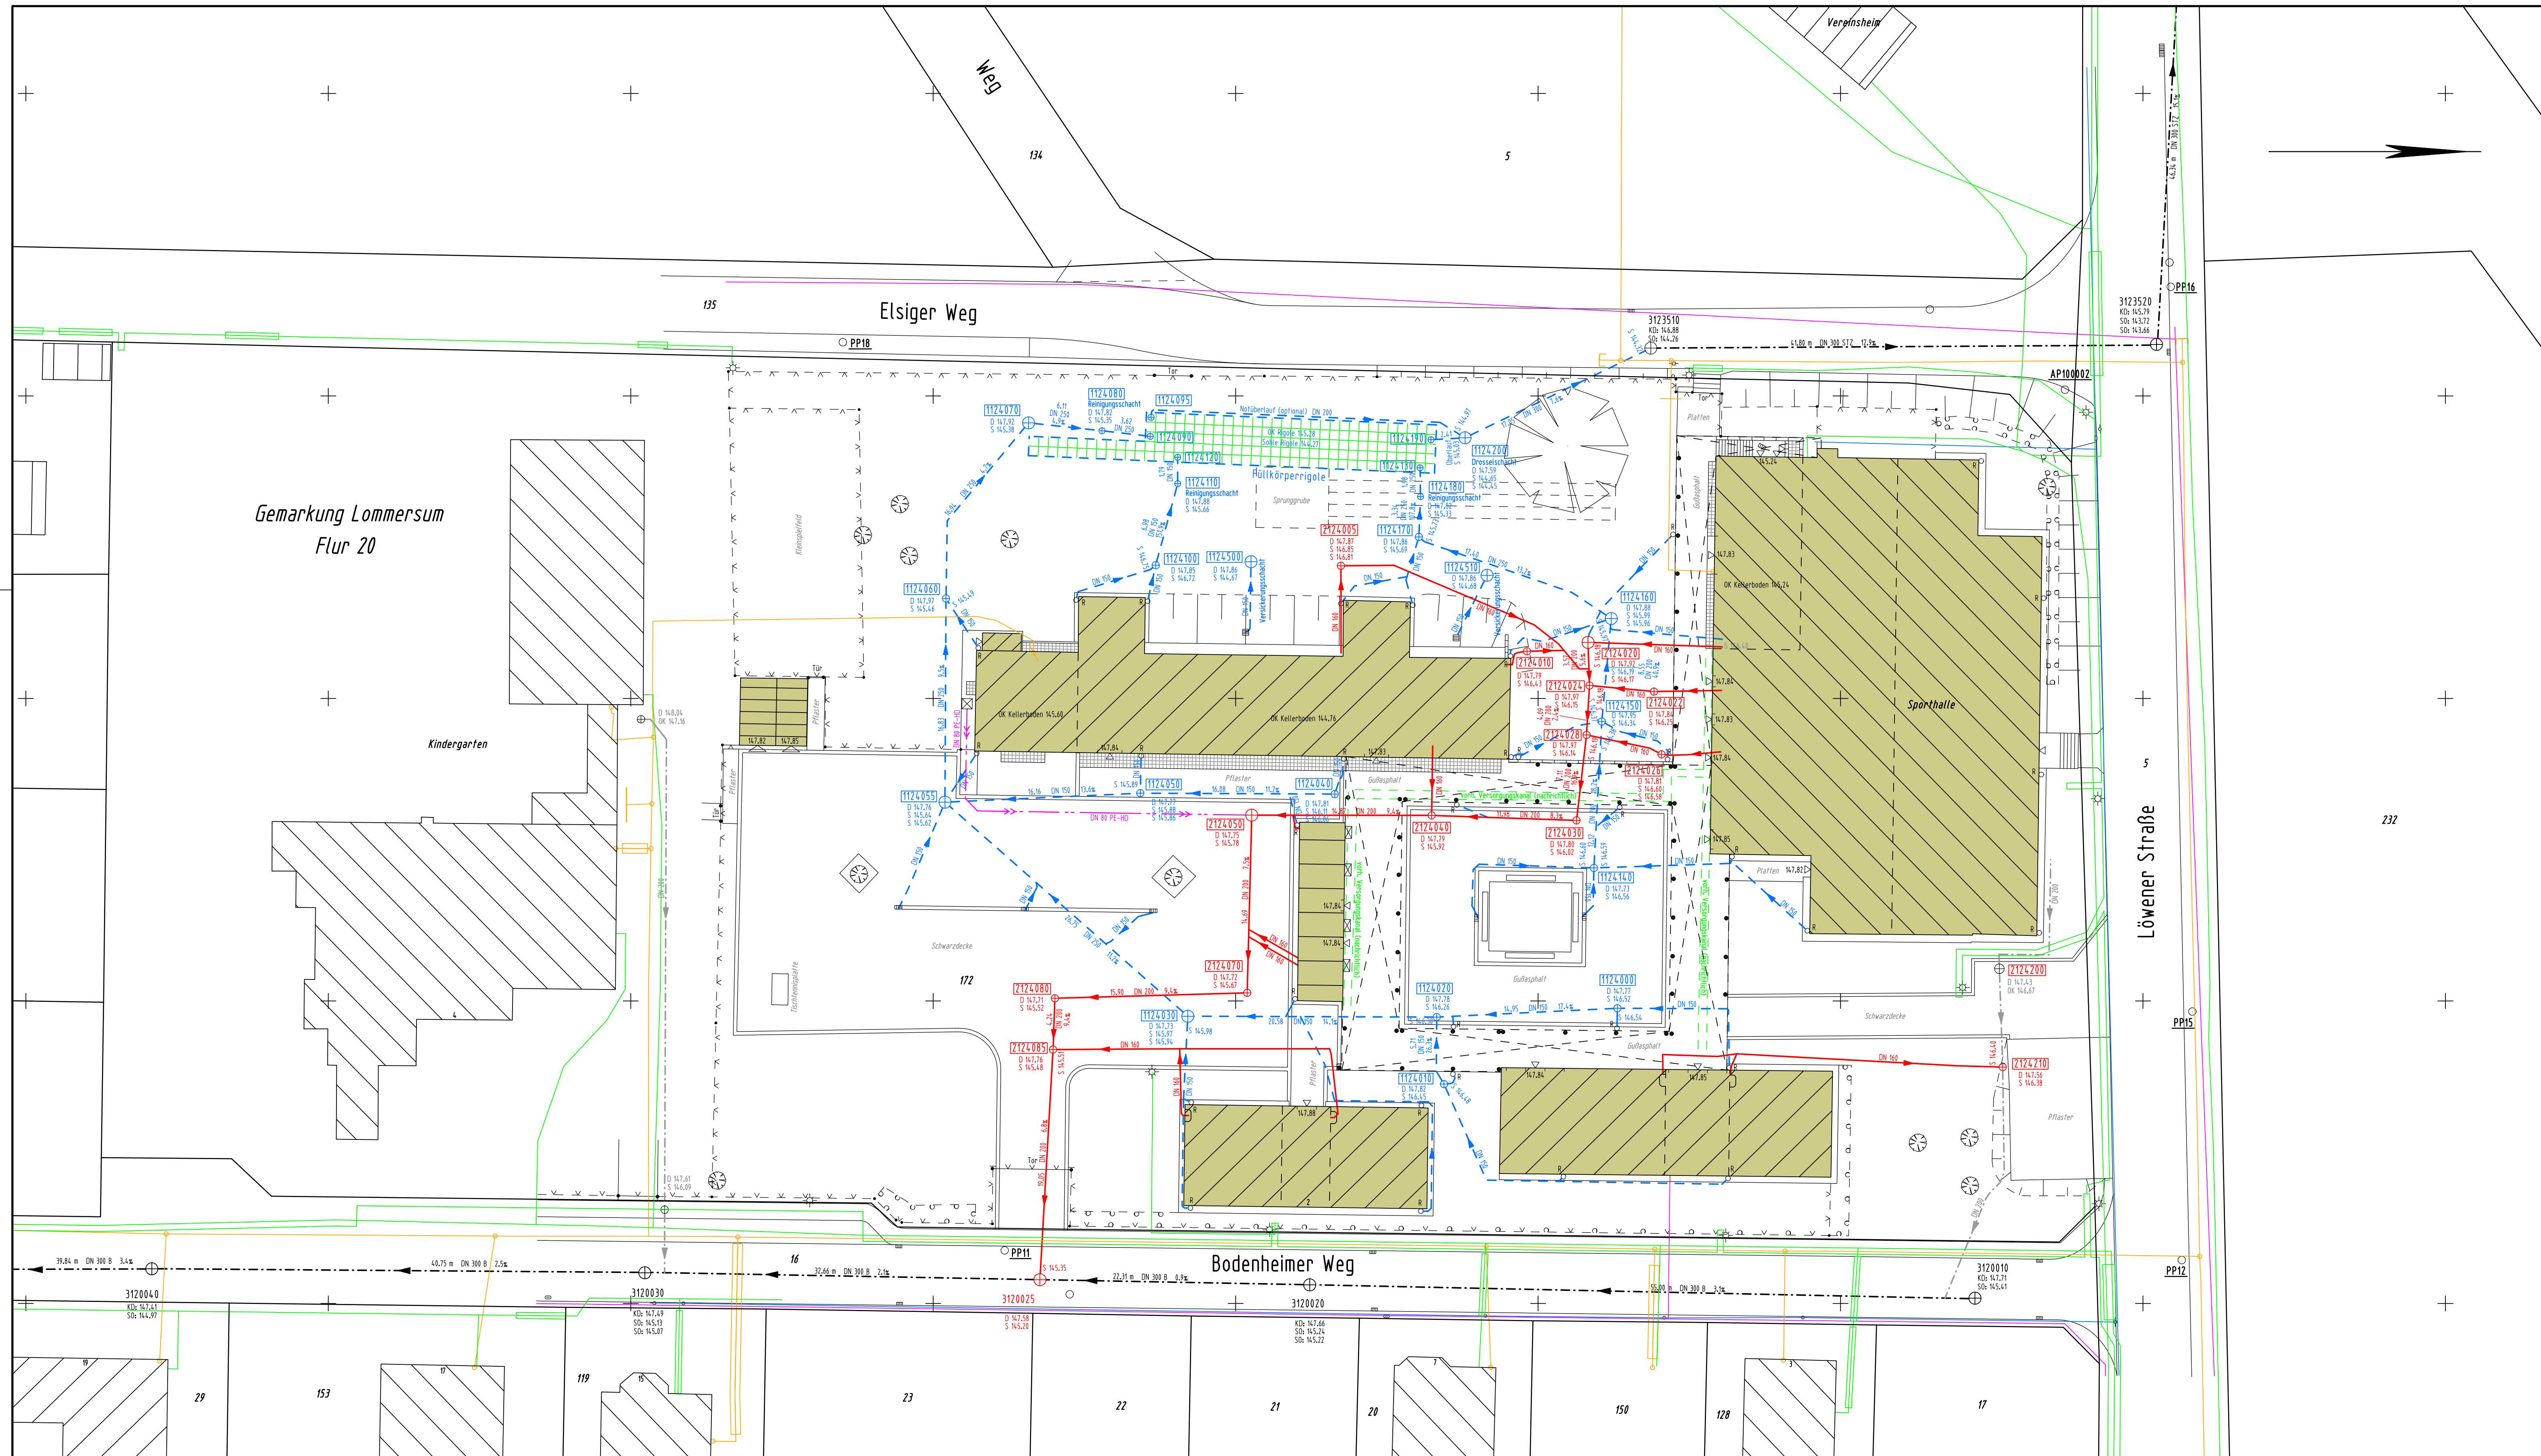

- LEGENDE**
- Regenwassersammler Baujahr 2009
 - Schmutzwassersammler Baujahr 2009
 - RW-Schachtunterteil ø 1.00 m bzw. ø 0.60 m Baujahr 2009
 - SW-Schachtunterteil ø 1.00 m bzw. ø 0.60 m Baujahr 2009
 - Druckleitung Baujahr 2009
 - vorh. kommunaler Mischwassersammler
 - vorh. Grundstücksentwässerung (nachrichtlich)
 - Regenrohr (Dachentwässerung)
 - Stahlstützen (Pausengang)
 - vorh. Wasserleitung (nachrichtlich)
 - vorh. Gasleitung (nachrichtlich)
 - vorh. Fernmeldekabel (nachrichtlich)
 - vorh. Stromkabel (nachrichtlich)

Index	Änderung/Ergänzung	Datum/Name



GEMEINDE WEILERSWIST

Auftraggeber: GEMEINDE WEILERSWIST Der Bürgermeister	
Projekt: Entwässerungsanierung Grundschule Weilerswist - Lommersum	
Planungsphase: BESTANDSPLAN	
Darstellung: Lageplan Kanalisation und Schulhofbefeuchtung	
Bearbeitung: INGENIEURBÜRO FÜR TIEFBAU Dipl.-Ing. Josef Schlipf Beratender Ingenieur Gottfried-Kinkel-Str. 26 53879 Euskirchen Tel. 02251 / 178590 Fax. 029967	Auftraggeber: Gemeinde Weilerswist Der Bürgermeister
Euskirchen, den 08.02.2010	
Bearbeitet: Febr. 10 Schl. Maßstab: 1:250	Dat.: Weilerswist, den
Gezeichnet: Febr. 10 Kam. Blattgröße: 105 x 50	Plottausgabe von:
Projektnummer: 06/88 Blattnummer: 1	Anlage: