



Planungslegende



- Baum fällen
- Rückbau/ Räumen
- Freischneiden
- Baustelleneinrichtung
- Rampe

Legende der Ver- und Entsorgungsleitungen

- | | | |
|---------------------------------|-------|--|
| Mischwasserleitung | vorh. | |
| Trinkwasser | vorh. | |
| Gasleitung | vorh. | |
| Telekommunikation | vorh. | |
| Fernmeldeleitung - LWL | vorh. | |
| Vodafone Glasfaser | vorh. | |
| Net Cologne - nicht eingemessen | vorh. | |
| Stromleitung NSP | vorh. | |
| Stromleitung MSP | vorh. | |
| Straßenbeleuchtung | vorh. | |
| Außer Betrieb | vorh. | |
| Kabelkanal | vorh. | |
- | | | |
|------------------------------|--------------------|-------------------------|
| Schieber/Ventil, Trinkwasser | Trafo | Muffe Fernmelde |
| Armatureschacht | Verteilerkasten | Muffe Strom/Beleuchtung |
| Hydrant | Straßenbeleuchtung | |

Bestandslegende

- | | | | |
|------------------|------------------|---------------------|---------------|
| 132 | Flurstücksnummer | Baum | Stationierung |
| Flurstücksgrenze | Wurzel | Wasserbausteine | |
| Zaun | Baumstamm | Regenüberlaufbecken | |
| Fließrichtung | Betonprofil | | |
| Gebäude Umriss | Steine | | |
| Einleitung | Brücke | | |

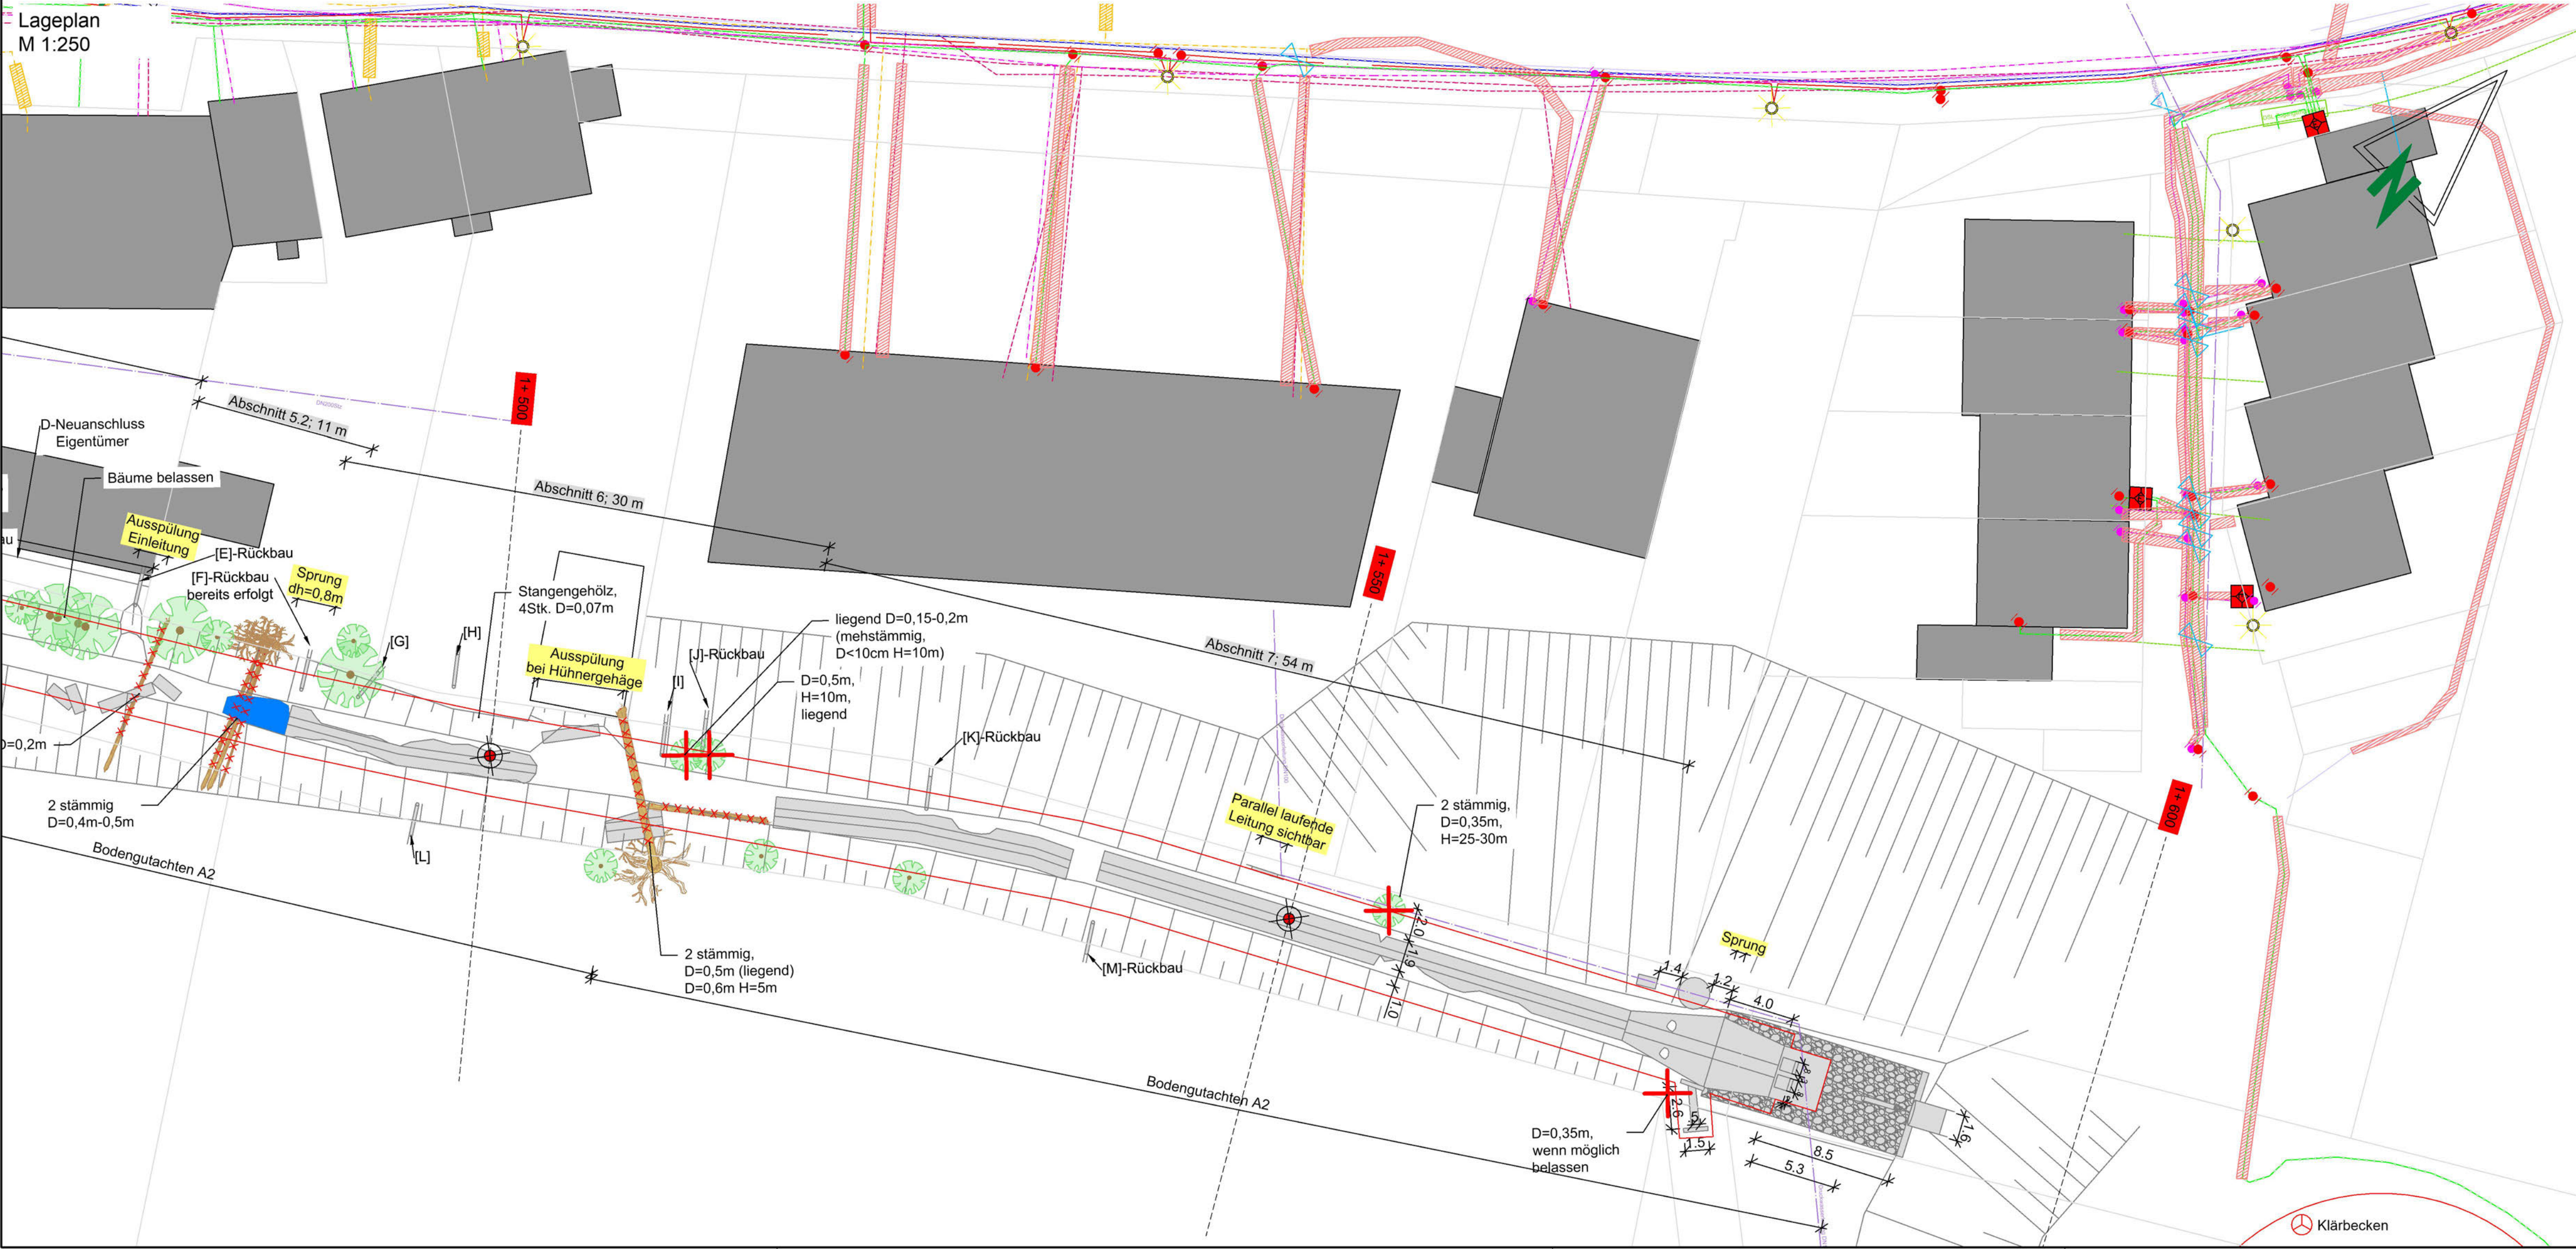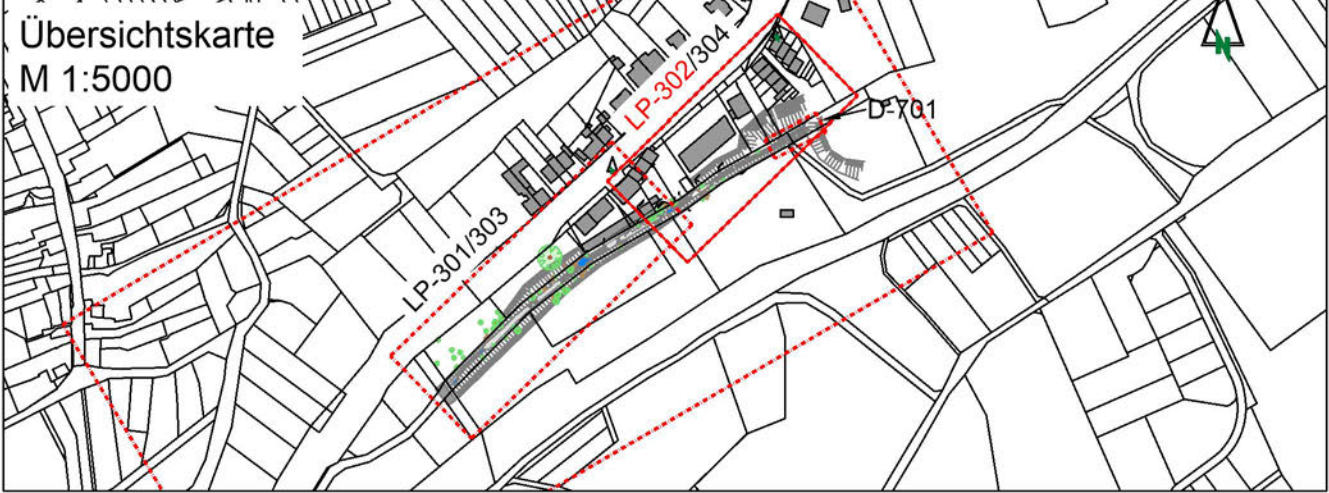

Änd.	Bemerkungen	Datum	Name
WNR Wasserverband Eifel-Rur Eisenbahnstraße 5 52353 Düren			
Maßnahme: Baumaßnahme Wiederherstellung Meisbach Ausführungsplanung			
Titel: Bestand- und Rückbauplan Abschnitt Ost			
Dateipfad: P:\WER-2201 Meisbach\01_Planung\05_Planung\02_Plaene\CAD\		Datei-Name: 20250911_GEW-LP-A-301_Rückbau.dwg	
Abt. WER-2201	Blatt GEW-LP-A-302	Maßstab 1:250	Papierformat A1A3
Erstellt durch AGr		Freigegeben von AGr	
Entwurfsverfasser		Der Auftraggeber	
Dokumententart: Lageplan		Dokumententstatus: freigegeben	
Ausgabedatum: 2026-02-19		Index: 00	